


 WYKONSTWO I PROJEKTOWANIE INSTALACJI SANTYFICZNYCH, CENTRYFUGA, AKTYWY ENERGETYCZNE 50-330 Żarnów, ul. Jachowicza 18 tel. 504-181-402 e-mail: wpi@wpipol.pl NIP: 003-103-12-11	OBJEKT: PRZELĄCZCE CIEPŁOWNICZE W/P 2x#114,3/200 DO BUDYNKU MIESZKALNO-USŁUGOWEGO, ul. Brambarska 70-80 dz nr 3/2, 8/2, 10, AM-11, obr. Stare Miasto, Wrocław			
	INWESTOR: FORTUM NETWORK WROCŁAW Sp. z o.o. ul. A. Stojanickiego 1A, 50-304 Wrocław			
	IMIĘ I NAZWISKO		UPRAWNIENIA	PODPIS
	PROJEKTANT mgr inż. I. MICHAŁSKA		344/DDŚ/10	
SPRZĄDZAJĄCY		---		
STADIUM: P.B.W.		BRANŻA: INST.SANT.	SKALA: 1:500	DATA: 02.2024
TYTUŁ RYS: PROJEKT ZAGOSPODAROWANIA TERENU				NR RYS: S1

Bob She

PROJEKT ZAGOSPODAROWA

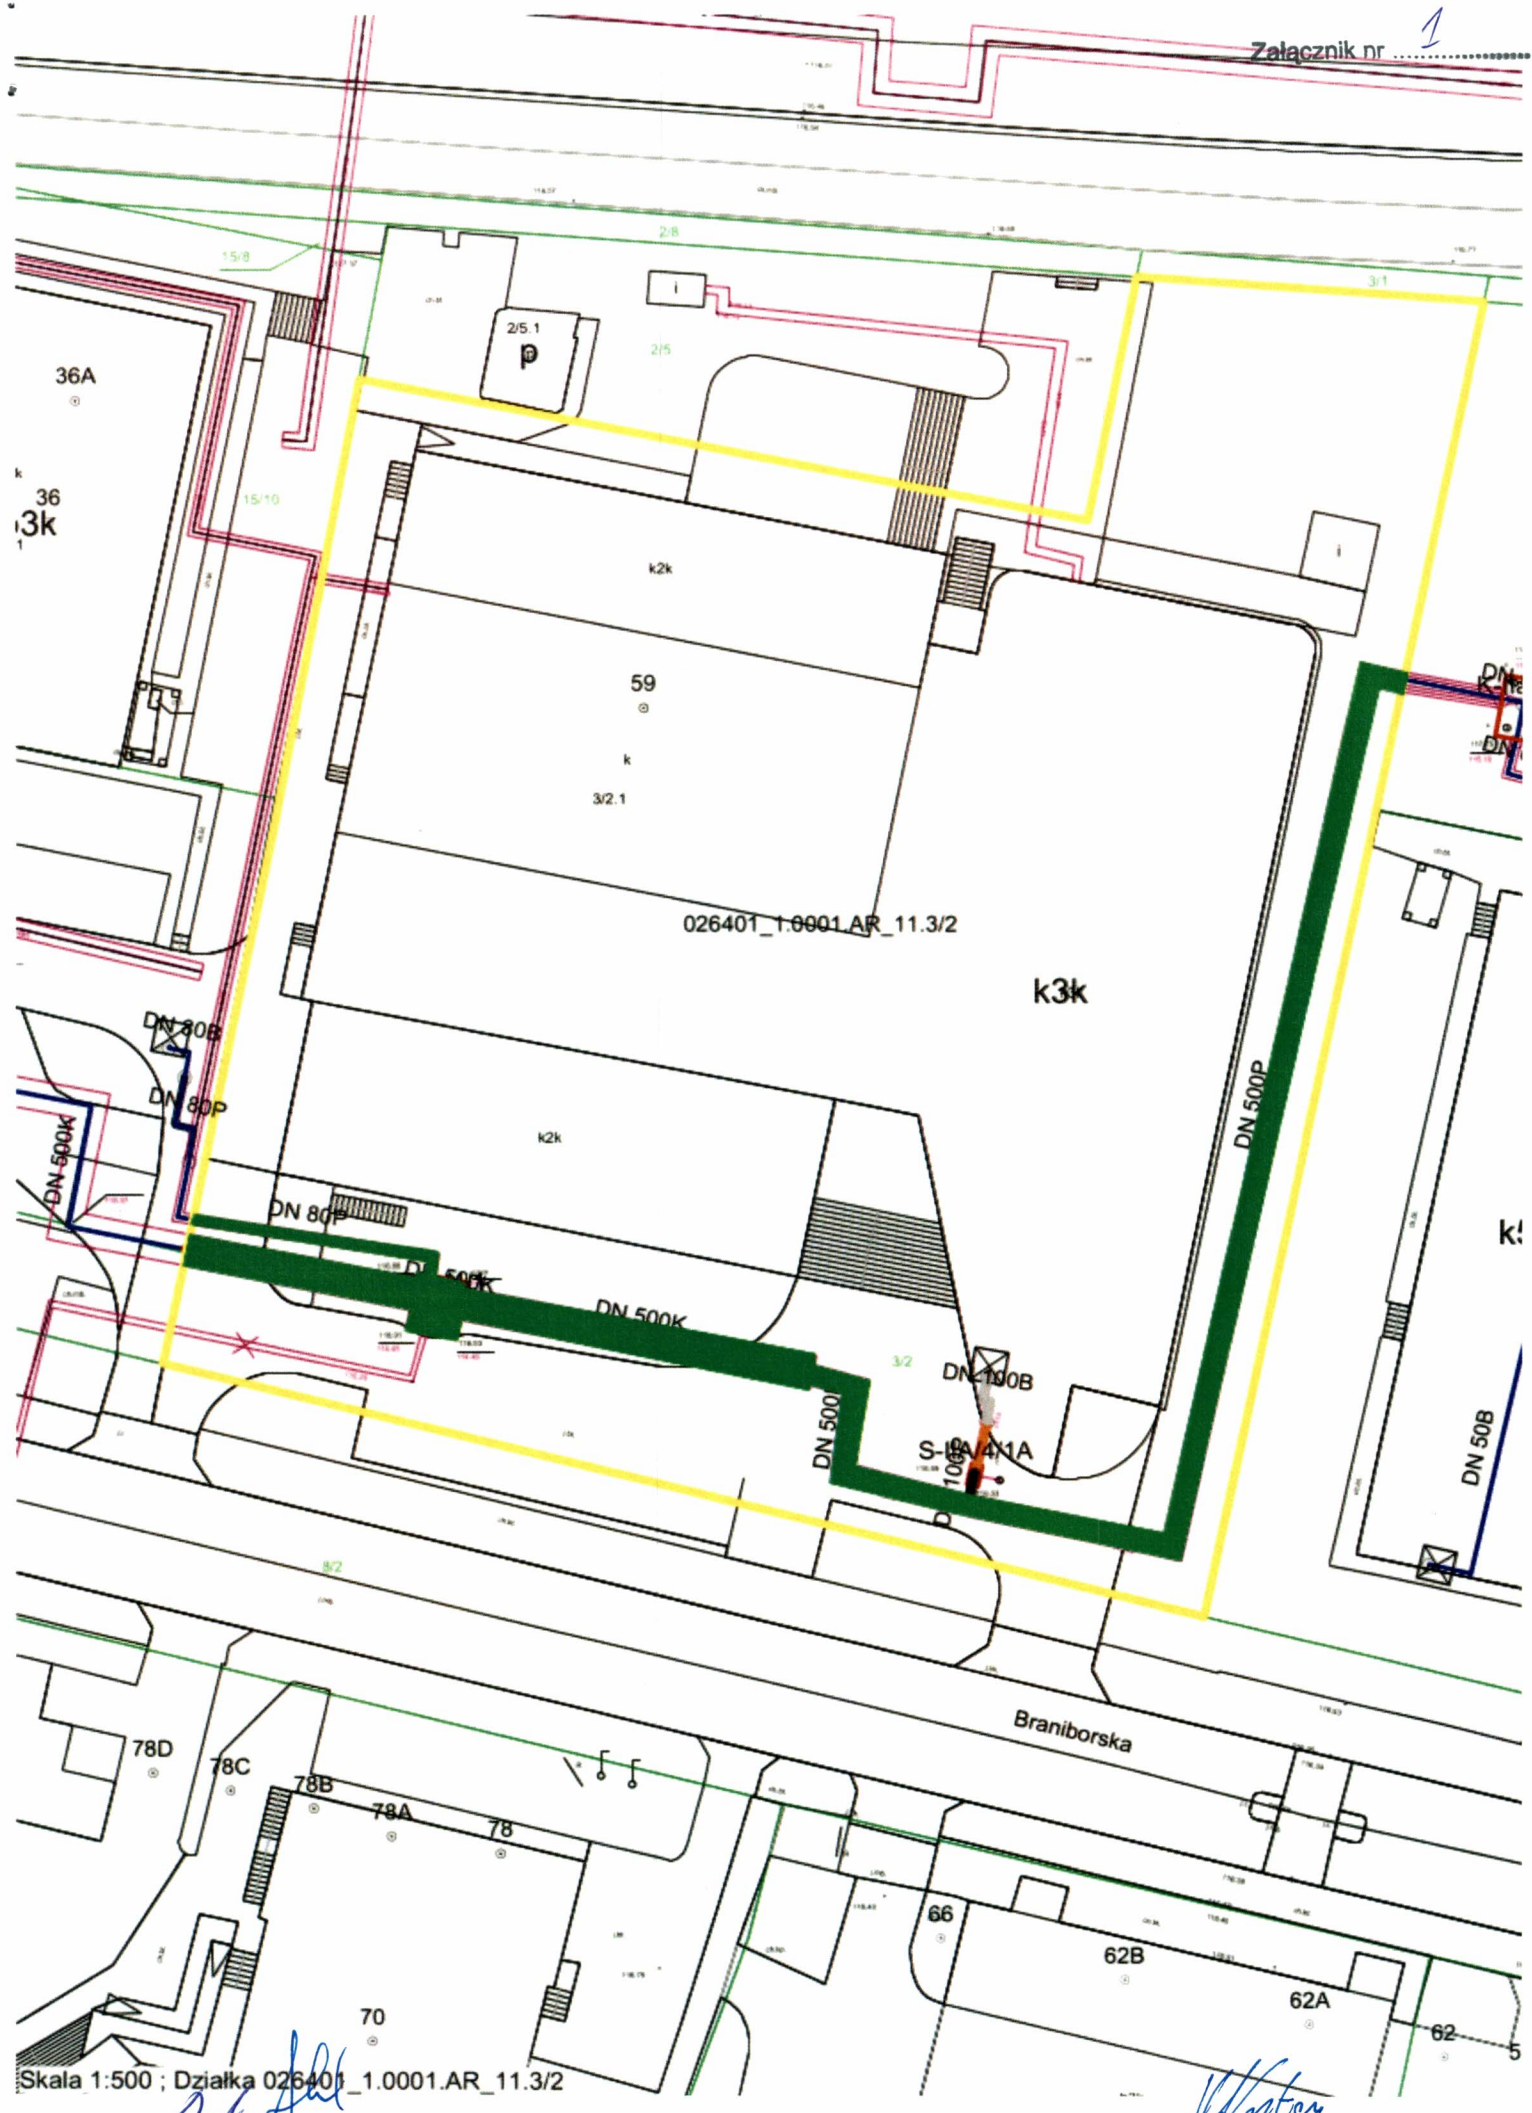

[Handwritten signature]

[Handwritten signature]